

LOCALIZAÇÃO
CENTRO DE CONVIVÊNCIA
ESCALA: 5/E



PRANCHA:	1/3
DATA:	20/07/2021
RESPONSÁVEL TÉCNICO:	ANDRÉ LUIS DE MEDEIROS SILVA ENGENHEIRO CIVIL CREA 2117690351
LOCALIZAÇÃO:	LOCALIZAÇÃO CENTRO DE CONVIVÊNCIA ESCALA: 5/E

CONTEÚDO:
IMPLANTAÇÃO
LOCALIZAÇÃO
COBERTURA

PROJETO ARQUITETÔNICO - CENTRO DE CONVIVÊNCIA CC
PREFEITURA MUNICIPAL DE SÃO FERNANDO-RN
LOCAL: SÃO FERNANDO - RN

PREFEITURA MUNICIPAL DE SÃO FERNANDO-RN
042
Mar 17 05 2021



QUADRO DE ESQUADRIAS

ESQ	LARG	ALT	PRET	QNT	TPO	MATERIAL	LOCALIZAÇÃO
PORTAS							
P1	1,50	2,10	-	01	GIRO	VERDE	RECEPCÃO
P2	0,80	2,10	-	10	GIRO	MADEIRA	DIVERSOS
P3	0,70	2,10	-	03	GIRO	MADEIRA	BANCOS ESPERANÇA

QUADRO DE ESQUADRIAS


ESQ	LARG	ALT	PRET	QNT	TPO	MATERIAL	LOCALIZAÇÃO
JANELAS							
J1	1,80	1,10	12		CORRER	VERDE	DIVERSOS
J2	0,80	1,70	02		CORRER	VERDE	BANCOS PPD
J3	0,80	0,80	10		CORRER	VERDE	BANCOS
J4	1,02	1,10	01		CORRER	VERDE	CIRCULAÇÃO

QUADRO DE ÁREAS

ÁREA DO TERRENO	450,00m²
ÁREA TOTAL CONSTRUÍDA	171,74 m²
ÁREA DE COBERTURA DO EDIFÍCIO	171,74 m²
ÁREA DE PERMEABILIZAÇÃO	278,26 m²
ÍNDICE DE UTILIZAÇÃO	0,38
TAXA DE OCUPAÇÃO	38,00%
TAXA DE PERMEABILIZAÇÃO	62,00%

LEGENDA


○	PISO	△	TETO
◻	PAREDE	◻	
○	Piso Cerâmico		
○	Piso Intertravado		
◻	Parede ematassada e pintada		
◻	Parede com revestimento cerâmico até o tecto		
△	Forro em Gesso		

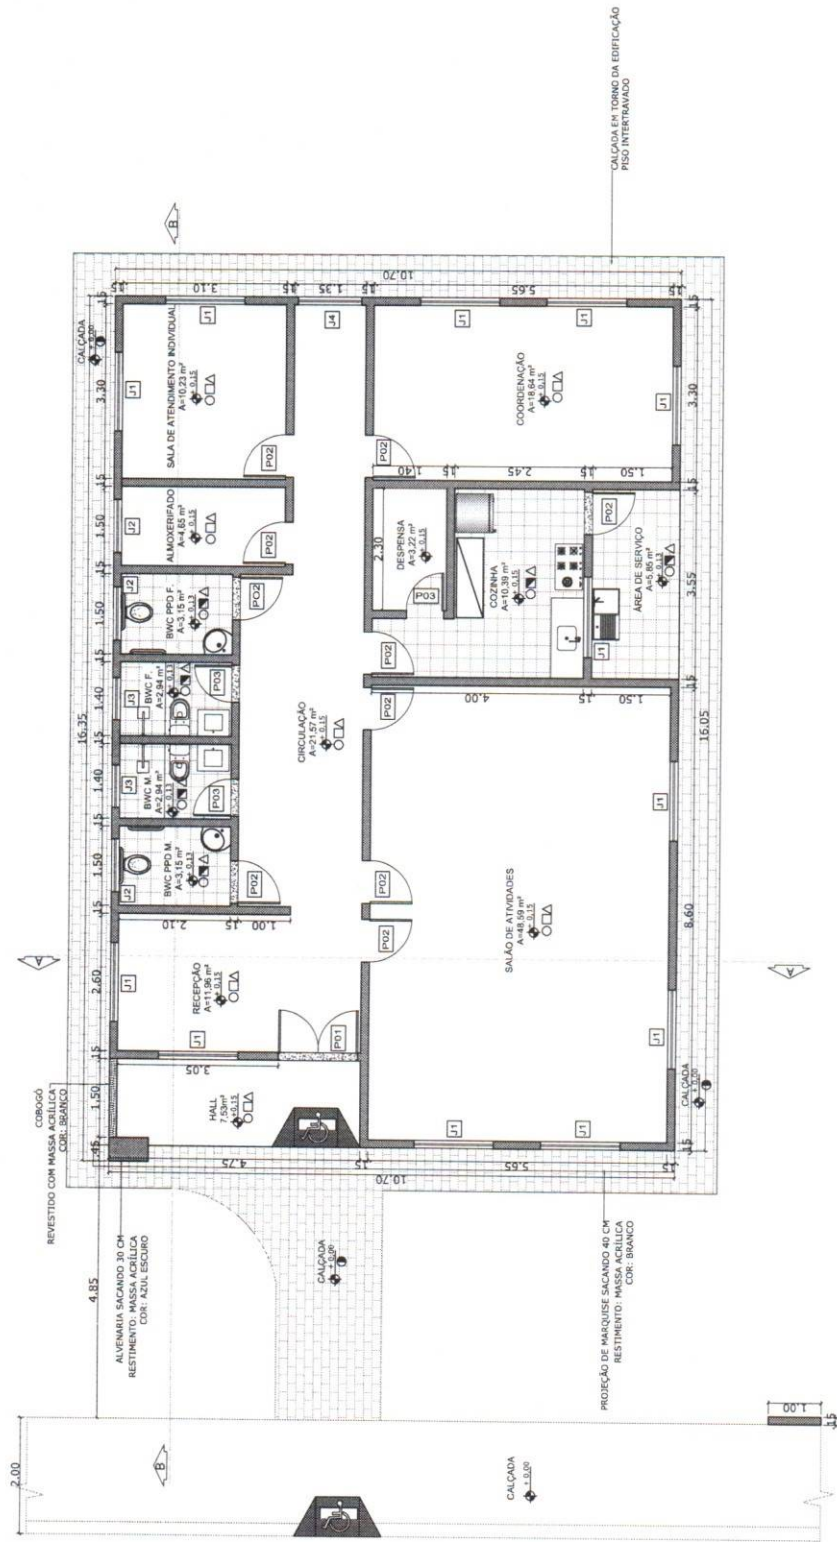


PREFEITURA MUNICIPAL DE SÃO FERNANDO
Fis 043
Mat 1705
RUBRICA
PROC/PMSE/RV Nº




CLIENTE: PREFEITURA MUNICIPAL DE SÃO FERNANDO-RN LOCAL: SÃO FERNANDO - RN	CONTEUDO: PLANTA BAIXA	RESPONSÁVEL TÉCNICO: ANDRÉ LUIS DE MEDEIROS SILVA/10392678403	DATA: 18/05/2022	FRANCHA:
	PROJETO ARQUITETÔNICO - CENTRO DE CONVIVÊNCIA CC	ANDRÉ LUIS DE MEDEIROS SILVA ENGENHEIRO CIVIL CREA 2117690351	ESCALA: INDICADA	2/3

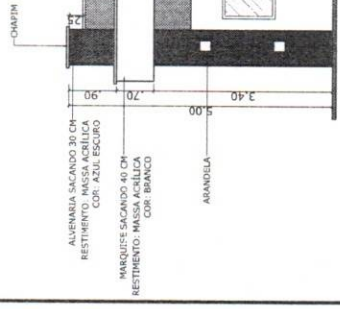


FACHADA INTERNA
CENTRO DE CONVIVÊNCIA
ESCALA 1/50

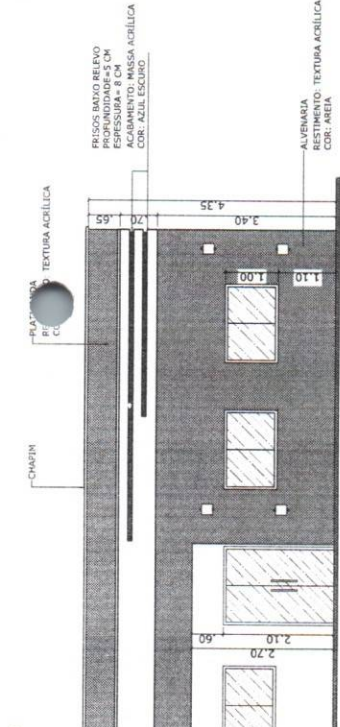

FACHADA EXTERNA
CENTRO DE CONVIVÊNCIA
ESCALA 1/50

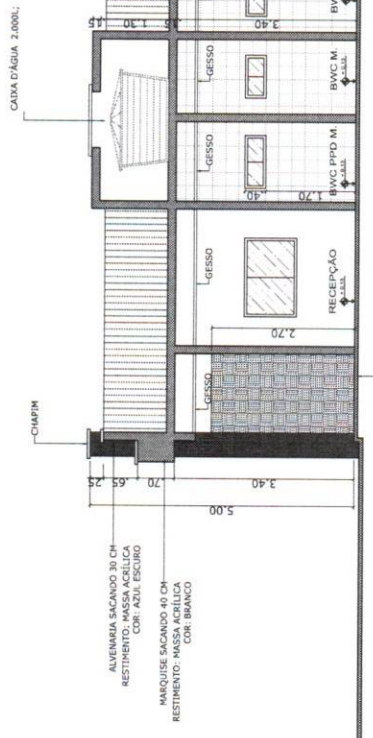






CORTE B-B
CENTRO DE CONVIVÊNCIA
ESCALA 1/50

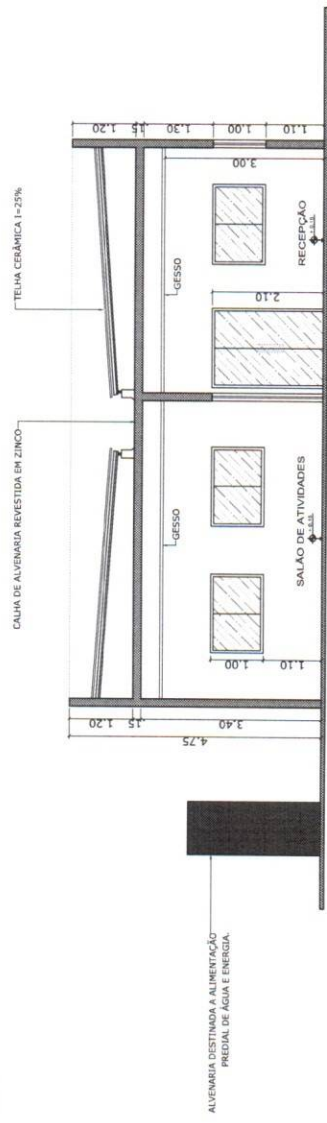

CORTE A-A
CENTRO DE CONVIVÊNCIA
ESCALA 1/50




CLIENTE: PREFEITURA MUNICIPAL DE SÃO FERNANDO-RN LOCAL: SÃO FERNANDO - RN	CONTEÚDO: CORTES FACHADA	RESPONSÁVEL TÉCNICO: ANDRÉ LUIS DE MEDEIROS SILVA: 10392678403	DATA: 18/05/2022	PRANCHA: 3/3
		Assinado de forma digital por ANDRÉ LUIS DE MEDEIROS SILVA: 10392678403 Data: 2022.05.24 17:54:04 -03'00'	ESCALA: INDICADA	
PROJETO ARQUITETÔNICO - CENTRO DE CONVIVÊNCIA CC		ANDRÉ LUIS DE MEDEIROS SILVA ENGENHEIRO CIVIL CREA 2117690351		

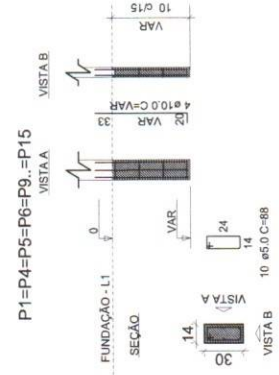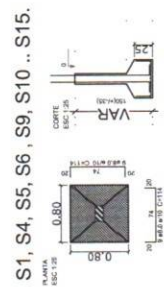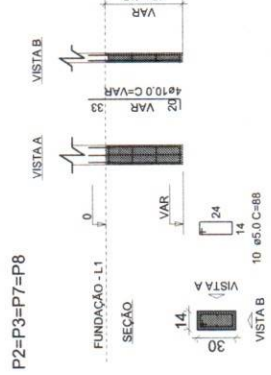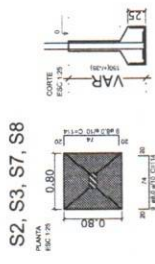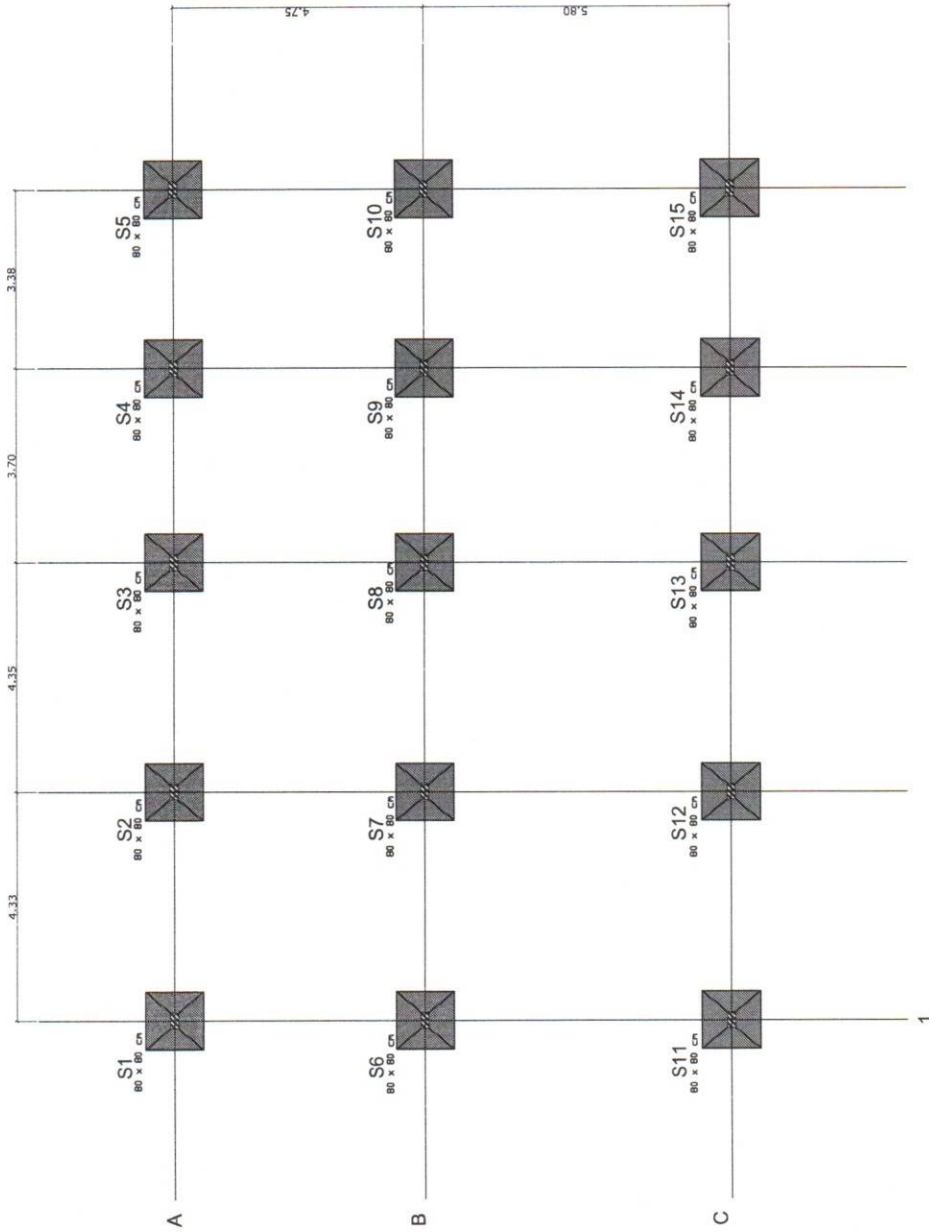


PLANTA DE LOCAÇÃO
CENTRO DE CONVIVÊNCIA
ESCALA 1/50



DETALHAMENTO DAS SAPATAS E PILARES DA FUNDAÇÃO
CENTRO DE CONVIVÊNCIA
ESCALA 1/25

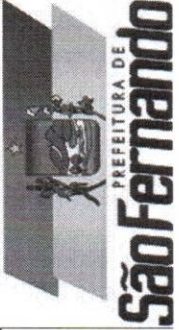


CONTEÚDO: PROJETO ESTRUTURAL DETALHAMENTOS	DATA: 20/07/2021	PRANCHA: 1/3
	RESPONSÁVEL TÉCNICO: ANDRÉ LUIS DE MEDEIROS SILVA: 10392678403 <small>Assinado de forma digital por ANDRÉ LUIS DE MEDEIROS SILVA:10392678403 Dados: 2022.05.24 17:54:12 -0300'</small>	ESCALA: INDICADA
LOCAL: SÃO FERNANDO - RN		

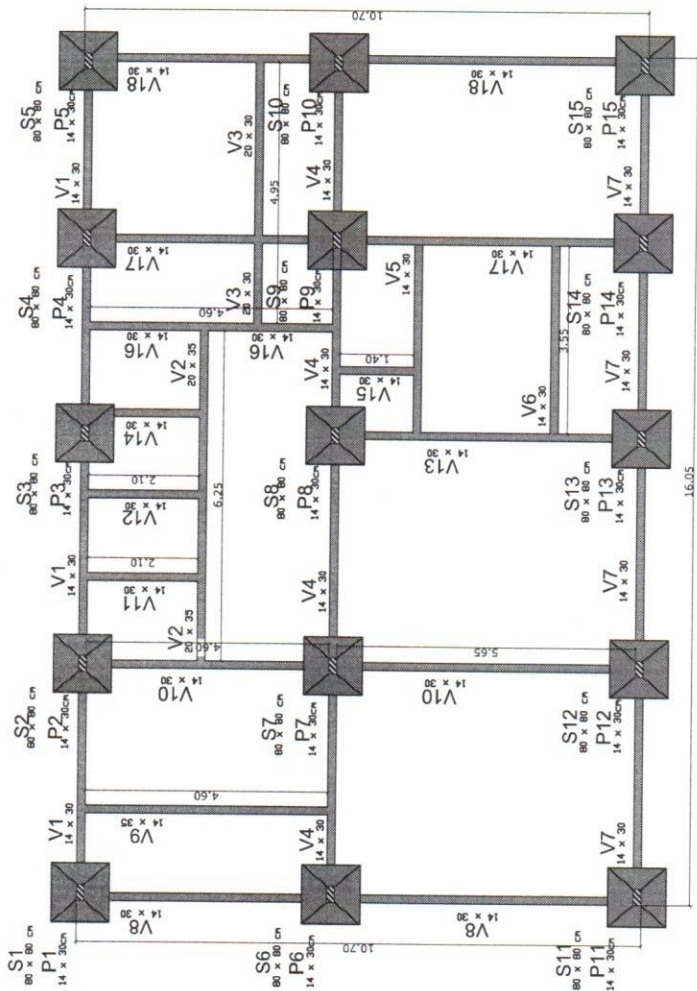


PLANTA DE FORMA - BALDRAME
CENTRO DE CONVIVÊNCIA
ESCALA 1/50

V3,V5, V6, V7, V8, V9, V10,V11, V12,V13,V14,V15...V18.

 
V1,V2, V4, V16



4 Ø8.0 Ø5.0 C=66- c/15

 

4 Ø8.0 Ø5.0 C=66- c/15

 


4 Ø8.0 Ø5.0 C=66- c/15

DETALHAMENTO VIGAS BALDRAME
CENTRO DE CONVIVÊNCIA
ESCALA 1/50


Legenda dos Pilares

	Pilar que morre
	Pilar que passa

P2=P3=P7=P8

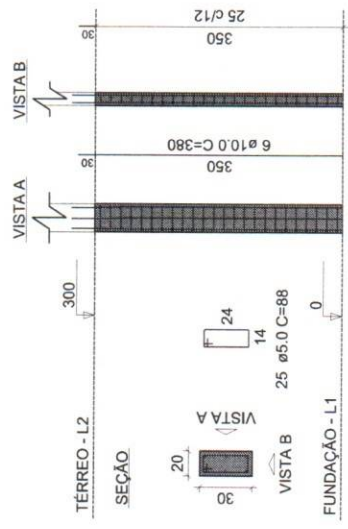

P1=P4=P5=P6=P9.=P15

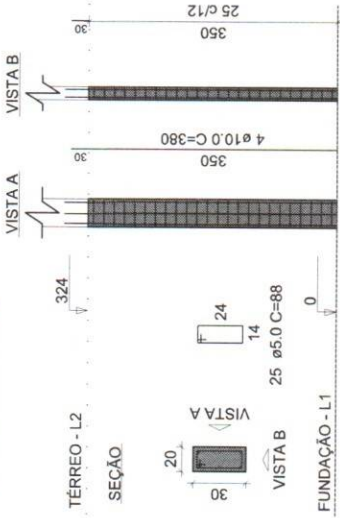

DETALHAMENTO DOS PILARES
CENTRO DE CONVIVÊNCIA
ESCALA 1/50

PREFEITURA MUN. DE SÃO FERNANDO/RN
Fls. 046
Mat. 170529-8
RUELOCA
PROC/PMSE/RN Nº



FRANCHA:

DATA: 20/07/2021

RESPONSÁVEL TÉCNICO: ANDRÉ LUIS DE MEDEIROS
Assinado em forma digital por ANDRÉ LUIS DE MEDEIROS SILVA 10392678403
Data: 2022.05.24 17:54:27 -03'00'


ANDRÉ LUIS DE MEDEIROS SILVA
ENGENHEIRO CIVIL
CREA 2117690351

CONTEUDO: PROJETO ESTRUTURAL
DETALHAMENTOS


PROJETO ESTRUTURAL - ABRIGO DE PASSAGEIROS

CLIENTE: PREFEITURA MUNICIPAL DE SÃO FERNANDO-RN

LOCAL: SÃO FERNANDO - RN

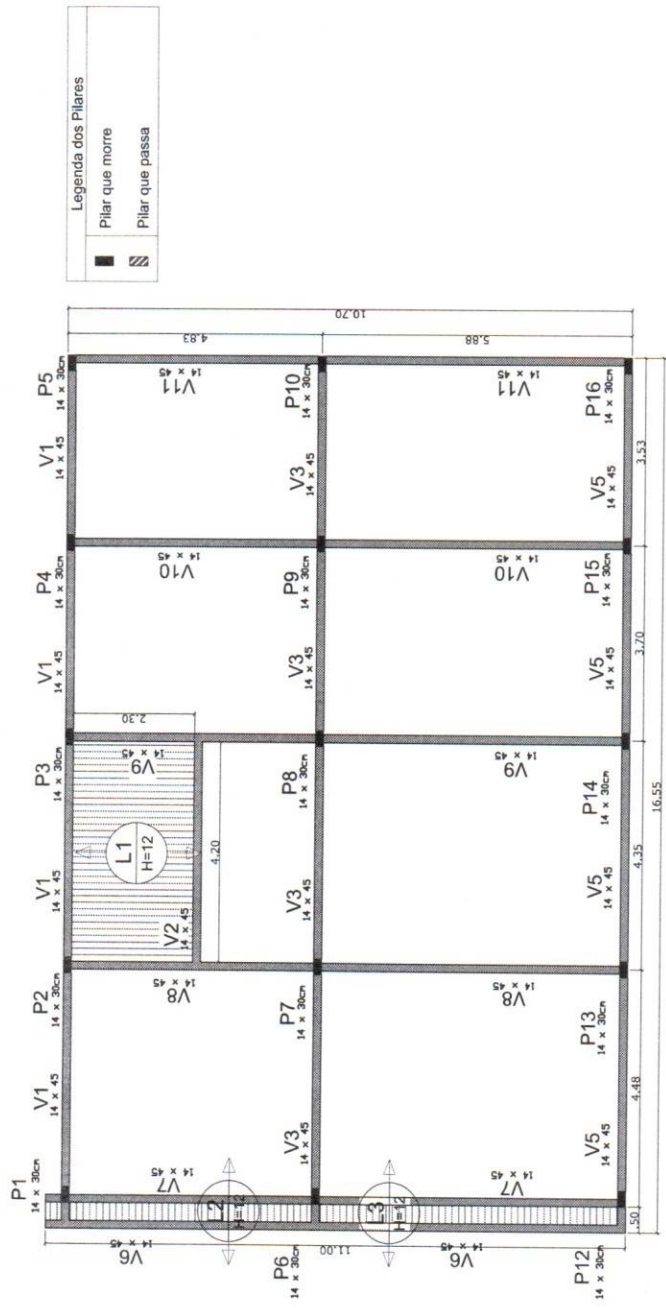

PLANTA DE FORMA - COBERTURA
 CENTRO DE CONVÍNCIA
 ESCALA: 1/50

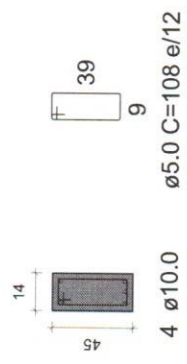

DETALHAMENTO VIGAS DO TÉRREO
 CENTRO DE CONVÍNCIA
 ESCALA: 1/50



CONTEÚDO: PROJETO ESTRUTURAL DETALHAMENTOS	RESPONSÁVEL TÉCNICO: ANDRÉ LUIS DE MEDEIROS SILVA:10392678403	DATA: 20/07/2021	PRANCHA: 3/3
	Assinado de forma digital por ANDRÉ LUIS DE MEDEIROS SILVA:10392678403 Data: 2022.09.24 17:54:11 -03'00'	ESCALA: INDICADA	CLIENTE: PREFEITURA MUNICIPAL DE SÃO FERNANDO-RN
LOCAL: SÃO FERNANDO - RN		ESCALA: INDICADA	

LEGENDA	
—	TUBAÇÃO DE ÁGUA FRIA SEM LAC/TERMO DE PRESSÃO - PVC
—	TUBAÇÃO DE ÁGUA FRIA SEM LAC/TERMO DE PRESSÃO - PVC
—	REGISTRO DE BARRA
—	REGISTRO DE PRESSÃO

Alturas de Ponto de água e registros	
Item	Altura(m)
LAV	0,60
VCSA	0,20
DCH	0,20
PIA	0,80
TDE	0,20
RG	1,00
RP	1,20
RL	0,60
TAV	1,20 a 1,30

Lista de Materiais - (água fria)	
PVC Acessórios	
Tubo 20mm	29 m
Tubo 25mm	11 m
Tubo 32mm	20 m
Tubo 50mm	21 m
Joelho 20mm	5 uni
Joelho 25mm	10 uni
Joelho 32mm	5 uni
Joelho 50mm	10 uni
Tê 25/20mm	4 uni
Tê 32/25mm	8 uni
Luva Redução 25/20mm	10 uni
Registro de Gaveta 32mm	2 uni
Registro de Gaveta 50mm	4 uni
Registro de Pressão 25mm	2 uni
Hidrómetro	1 uni
C. D'água 2,000l	1 uni



PREFEITURA MUN. DE SÃO FERNANDO/RN
 Fis 048
 Mat 17209-8
 RUA CA
 PROC/PMSF/RN Nº

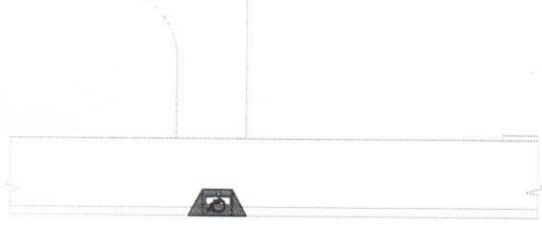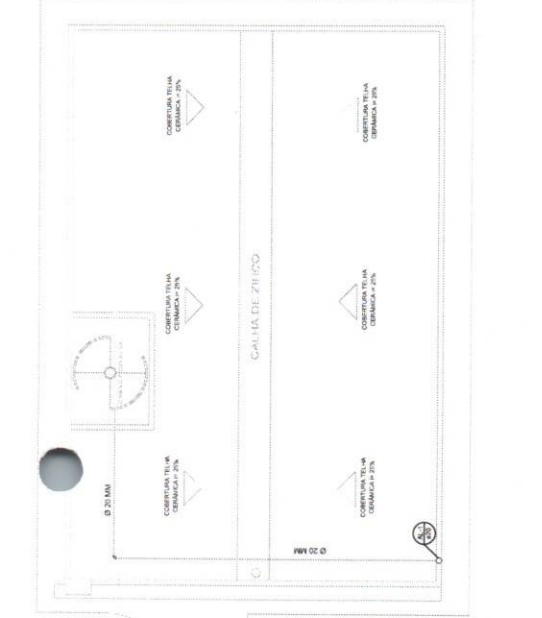


ALIMENTAÇÃO PREDIAL
 ÁGUA FRIA



ALIMENTAÇÃO PREDIAL
 ÁGUA FRIA

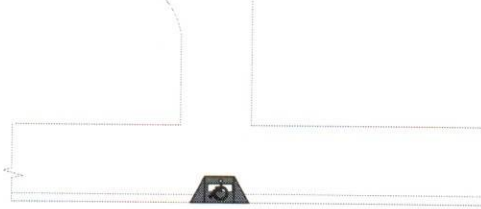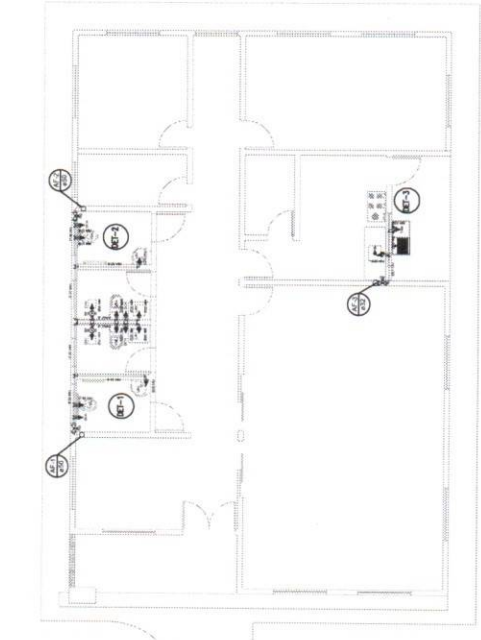

ALIMENTAÇÃO PREDIAL
 ÁGUA FRIA

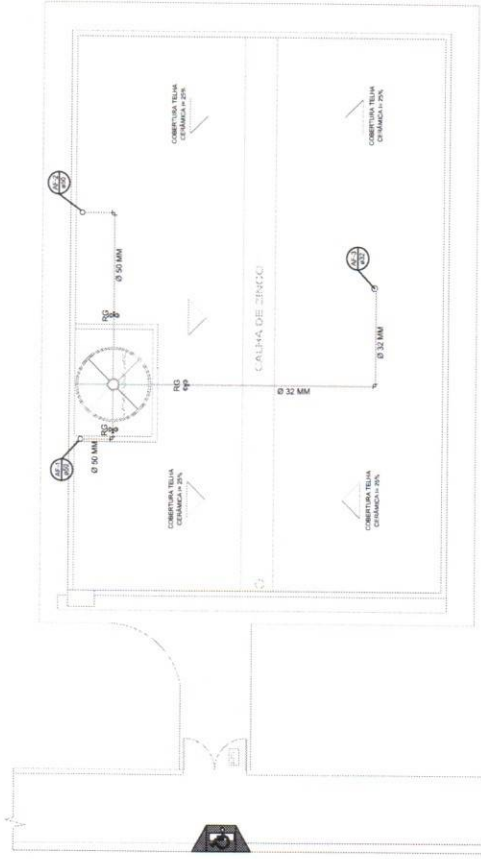

ALIMENTAÇÃO PREDIAL
 ÁGUA FRIA

CONTEUDO:
 ALIMENTAÇÃO PREDIAL
 ÁGUA FRIA

RESPONSÁVEL TÉCNICO:
 ANDRÉ LUIS DE MEDEIROS
 SILVA: 0392678403
 ANDRÉ LUÍS DE MEDEIROS SILVA
 ENGENHEIRO CIVIL
 CREA 2117690351

DATA:
 18/05/2022







PRANCHA:
 1/2

ESCALA:
 INDICADA

CLIENTE:
 PROJETO HIDRÁULICO CENTRO DE CONVIVÊNCIA CC
 PREFEITURA MUNICIPAL DE SÃO FERNANDO-RN

LOCAL:
 SÃO FERNANDO - RN

PREFEITURA MUN. DE SÃO FERNANDO/RN
 Rua ... Nº 049
 Mar 25/2022
 RUA ... Nº ...
 PROC/PMSF/RN

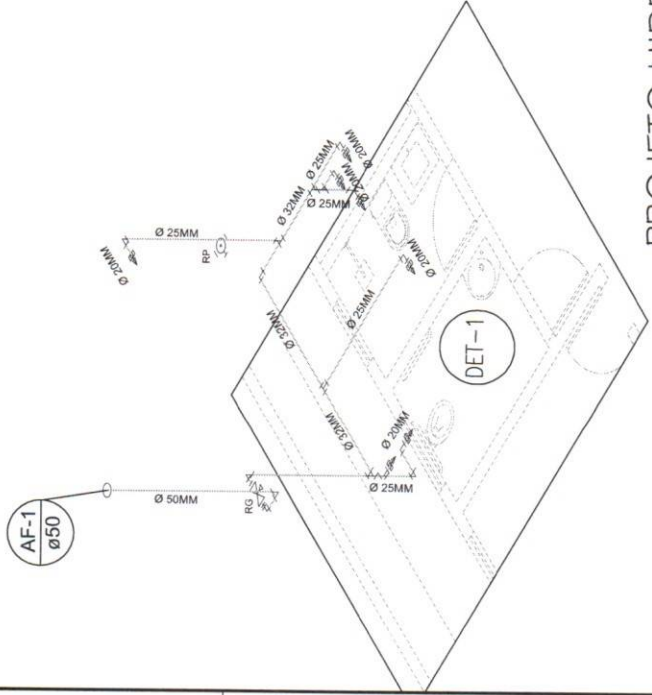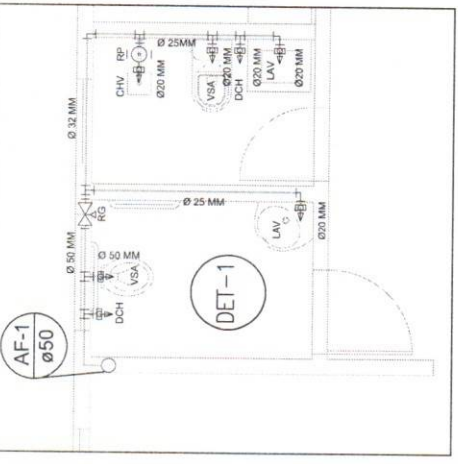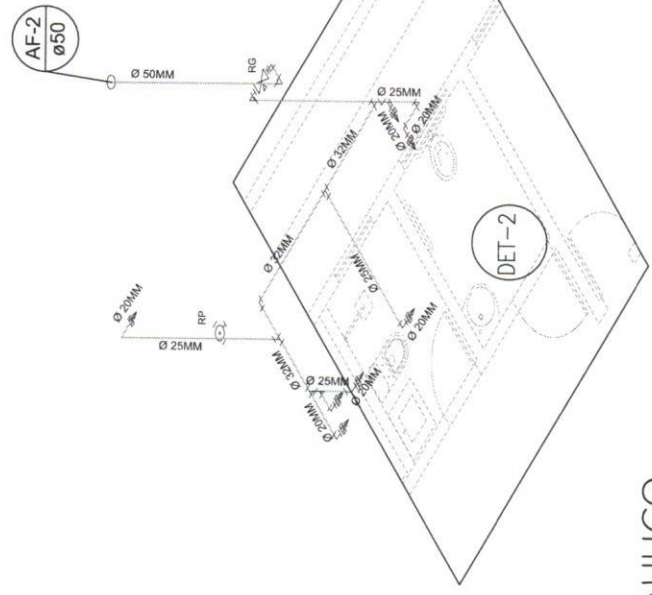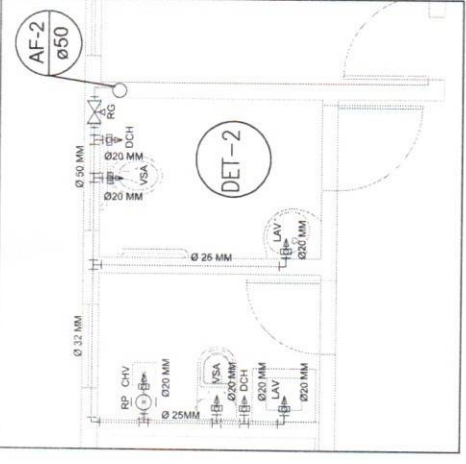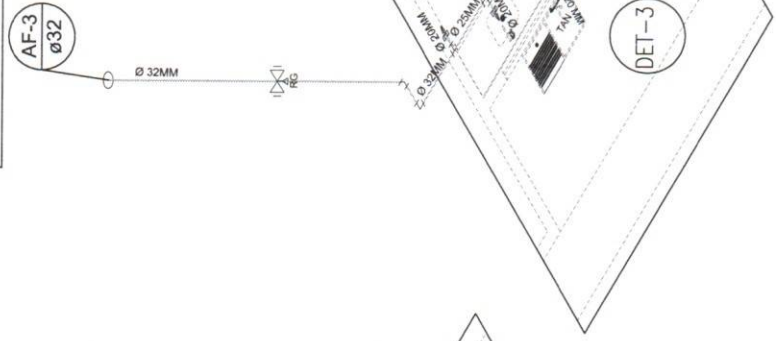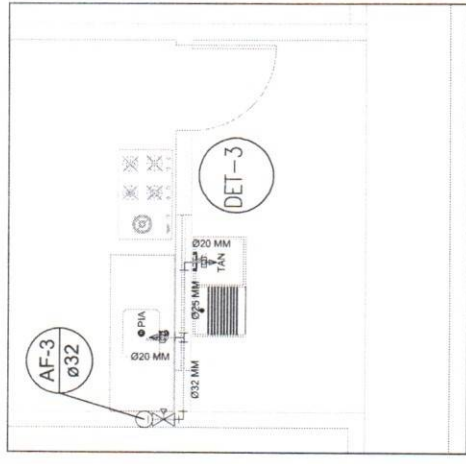

PROJETO HIDRAULICO
VISTA ISOMÉTRICA
 ESCALA: 1/25

PRANCHA:

2/2

DATA:

18/05/2022

ESCALA:
INDICADA

RESPONSÁVEL TÉCNICO:
 ASSINADO de forma digital por
ANDRÉ LUIS DE MEDEIROS SILVA
 SILVA: 10392678403
 Data: 2022.05.24 17:55:00 -03'00'
ANDRÉ LUIS DE MEDEIROS SILVA
 ENGENHEIRO CIVIL
 CREA 2117690351

CONTEUDO:

VISTAS ISOMÉTRICAS
 DETALHAMENTOS




PROJETO HIDRÁULICO - CENTRO DE CONVIVÊNCIA CC

CLIENTE:
PREFEITURA MUNICIPAL DE SÃO FERNANDO-RN

LOCAL:
SÃO FERNANDO - RN

LEGENDA:

Item	Dimensão (mm)	Descrição do produto
→	Ø 50, 75, 100 mm	Tubulação de esgoto por branco
□	60x60x60cm	Serifado de fluro da inspeção
□	30x30x30cm	Caixa de inspeção
□	Ø 50, 100 mm	Caixa de Gordura
□	100x100x50	Entrada do esgoto
□	Ø 50, 100 mm	Caixa sinalizada CS
□	100x100x100 mm	Jelinho 45º
□	100x100x50 mm	Jelinho Y
□	Ø 100-150 mm	Redutor de Seção

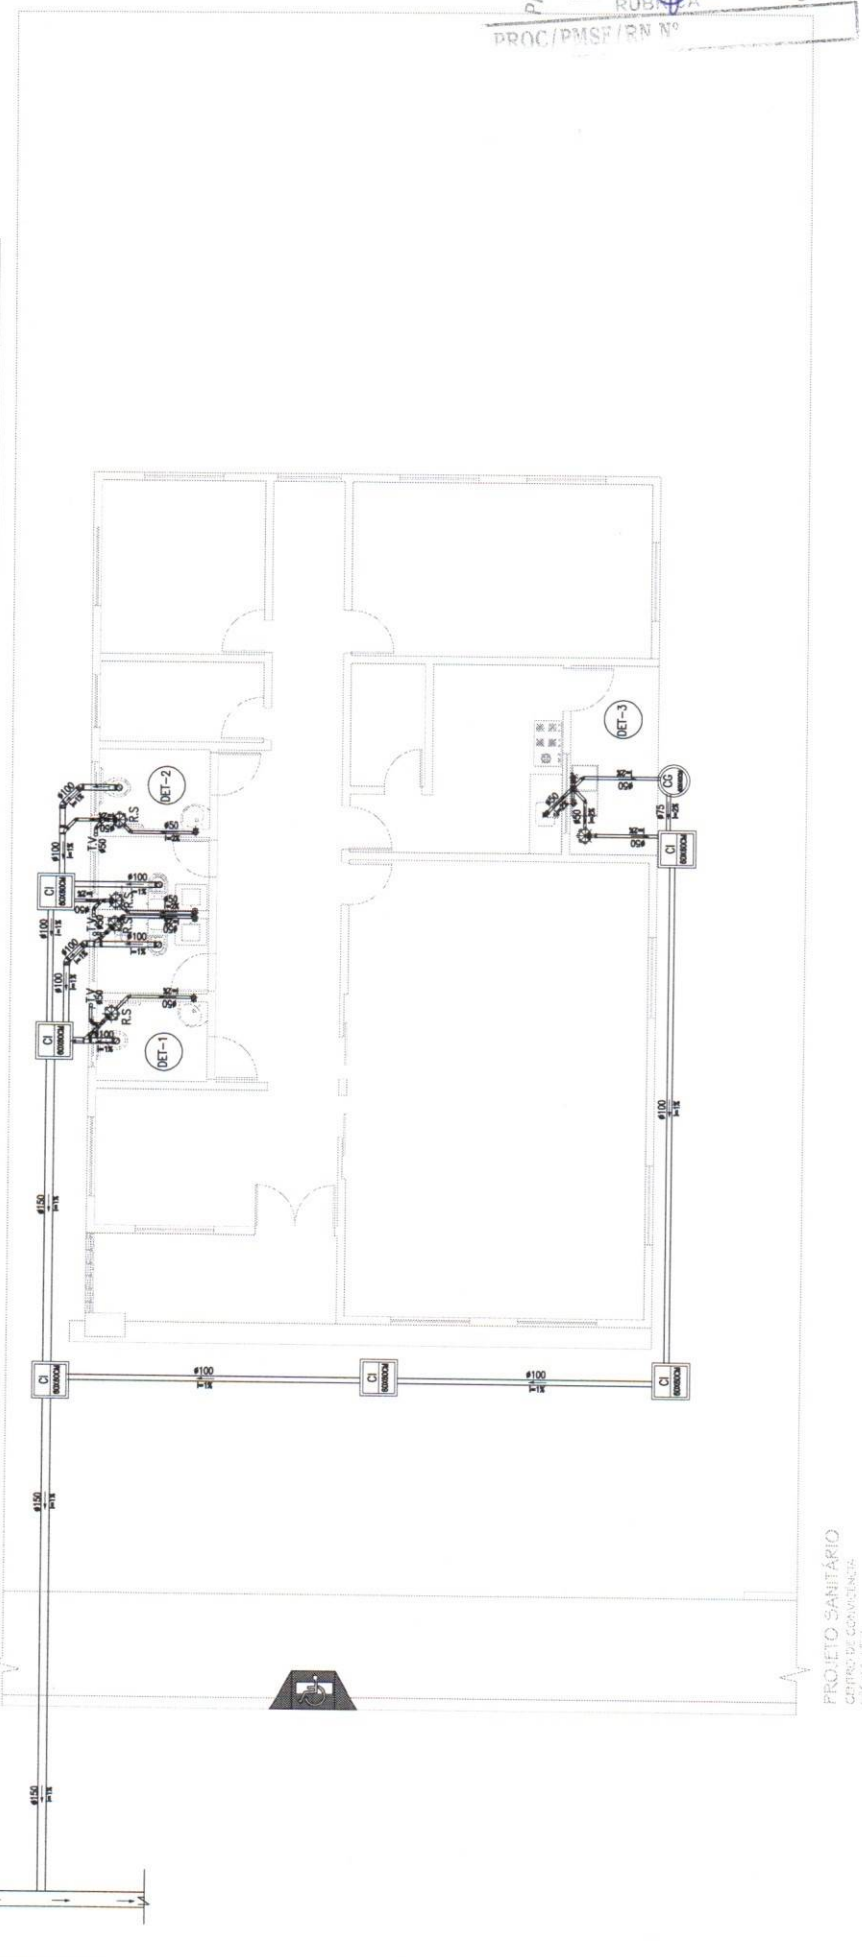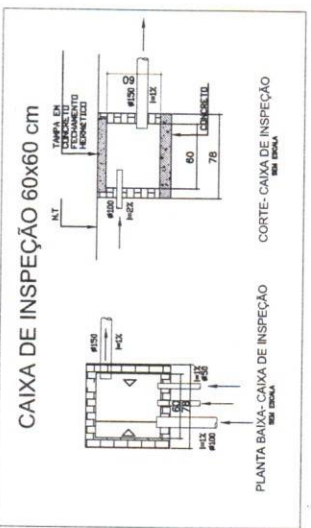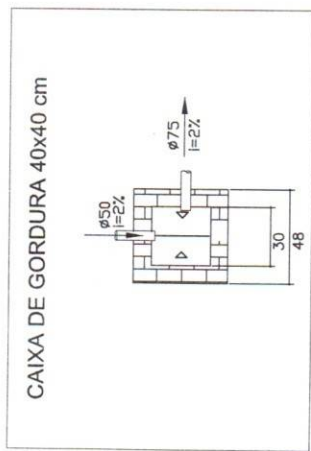

PROJETO SANITÁRIO
 CENTRO DE CONVIVÊNCIA
 F-SCALP-135.7

PRANCHA:	1/2
	INDICADA
DATA:	18/05/2022
RESPONSÁVEL TÉCNICO:	ANDRÉ LUIS DE MEDEIROS SILVA: 10392678403 CREA: 2022.03.24.17.55:10-03/00
CONTEÚDO:	PROJETO DE INSTALAÇÕES SANITÁRIAS
CLIENTE:	PREFEITURA MUNICIPAL DE SÃO FERNANDO-RN
LOCAL:	SÃO FERNANDO - RN

Lista de Materiais - Esgoto

Acessórios

Tubo 50mm	40 m
Tubo 75mm	1,5 m
Tubo 100mm	32 m
Tubo 150mm	16 m
Joelho 90° 50mm	16 uni
Joelho 90° 100mm	4 uni
Joelho 45° 50mm	11 uni
Joelho 45° 100mm	4 uni
Luva 90° 50mm	6 uni
Junção Y 50/50mm	4 uni
Junção Y 50/100mm	3 uni
Caixa Sifonada	5 uni
Caixa de Inspeção	6 uni
Caixa de Gordura	1 uni
Vaso Sanitário	4 uni
Chuveiros	2 uni
Lavatório	4 uni
Pia	2 uni
Tanque	1 uni

PREFEITURA MUN. DE SÃO FERNANDO/RN
Fls 051
Mat 176990-8
RUBRICA






2/2

FRANCHA:
DATA: 18/05/2022
ESCALA: INDICADA


RESPONSÁVEL TÉCNICO:
ANDRÉ LUIS DE MEDEIROS
SILVA-10392678403
Dados: 2022.05.24 17:55:30 -03'00'
ANDRÉ LUIS DE MEDEIROS SILVA
ENGENHEIRO CIVIL
CREA 2117690351

CONTEÚDO:
INSTALAÇÕES SANITÁRIAS
DETALHES

PROJETO INSTALAÇÕES SANITÁRIAS - CENTRO DE CONVIVÊNCIA CC
CLIENTE: PREFEITURA MUNICIPAL DE SÃO FERNANDO-RN
LOCAL: SÃO FERNANDO - RN

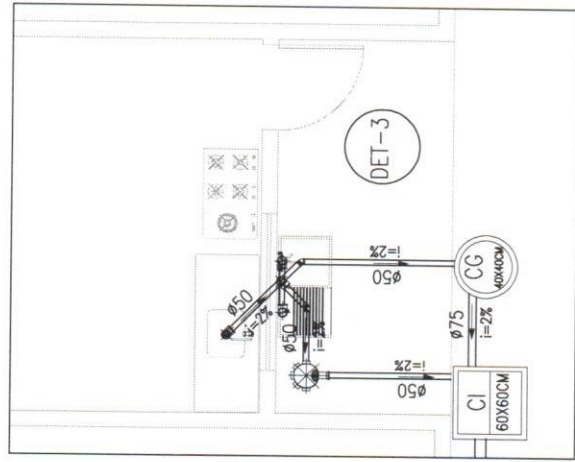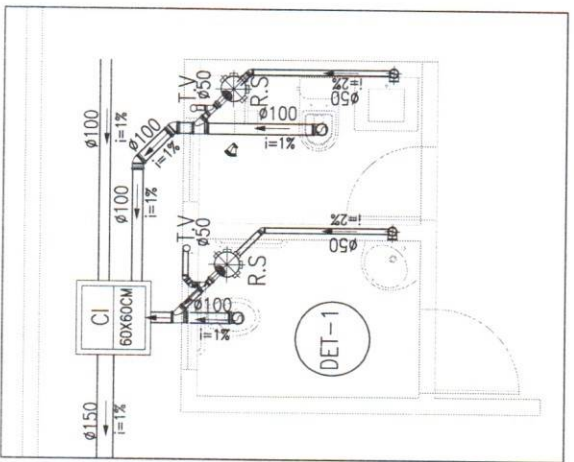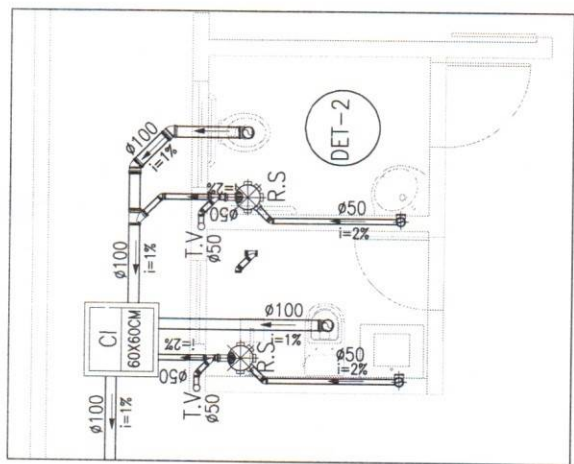

PROJETO SANITÁRIO
CENTRO DE CONVIVÊNCIA
ESCALA 1/50

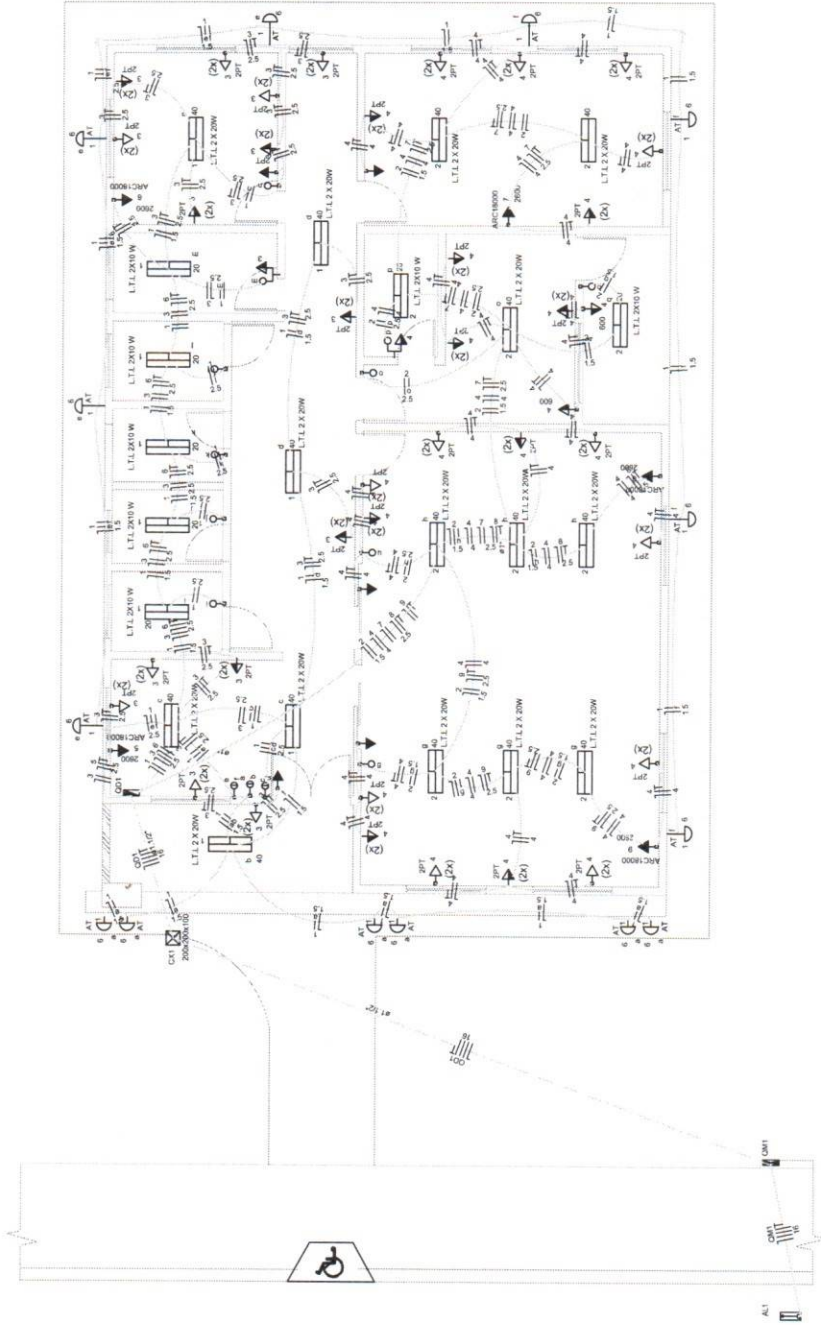

Legenda

	1 tubo simples ø 1 tomada - 1,5m do piso
	ANACEL 3 W
	Cabo de madeira embudo ø 1,2m do piso
	Cabo de passagem de embudo no piso
	Entrada de serviço aérea
	Horizontal simples 1 tubo - 1,5m do piso
	Horizontal simples 2 tubos - 1,5m do piso
	LTL 2 X 20W
	LTL 2 X 20W
	LTL 2 X 10 W
	LTL 2 X 10 W
	Quadro de distribuição - embudo ø 1,50m do piso
	Terminal hexagonal (NBT) 14136 - 2P+1 10 A - 1,5m do piso
	Terminal hexagonal (NBT) 14136 - 2P+1 20 A - 1,5m do piso
	Terminal hexagonal (NBT) 14136 - 2P+1 a 0,30m do piso
	Terminal hexagonal (NBT) 14136 - 2P+1 a 1,10m do piso
	ARC/8000
	2000
	2PT
	3PT
	(2A)
	(3A)
	(2A)


PREFEITURA MUN. DE SÃO FERNANDO/RN
 Fis. 052
 Mat. 1705238
 RUBRICA
 PROC/PMSF/RN Nº



FRANCHA: DATA: 18/05/2022 ESCALA: INDICADA	1/2
CONTEUDO: PROJETO INSTALAÇÕES ELÉTRICAS - CENTRO DE CONVIVÊNCIA CC	RESPONSÁVEL TÉCNICO: ANDRÉ LUIS DE MEDEIROS SILVA ENGENHEIRO CIVIL CREA 2117690351
CLIENTE: PREFEITURA MUNICIPAL DE SÃO FERNANDO-RN	LOCAL: SÃO FERNANDO - RN


Lista de Materiais - (água fria)

PVC Acessórios	
Tubo 150 mm	12 m
Curva 90° 150 mm	1 und
Calha em Zinco	16.05 m

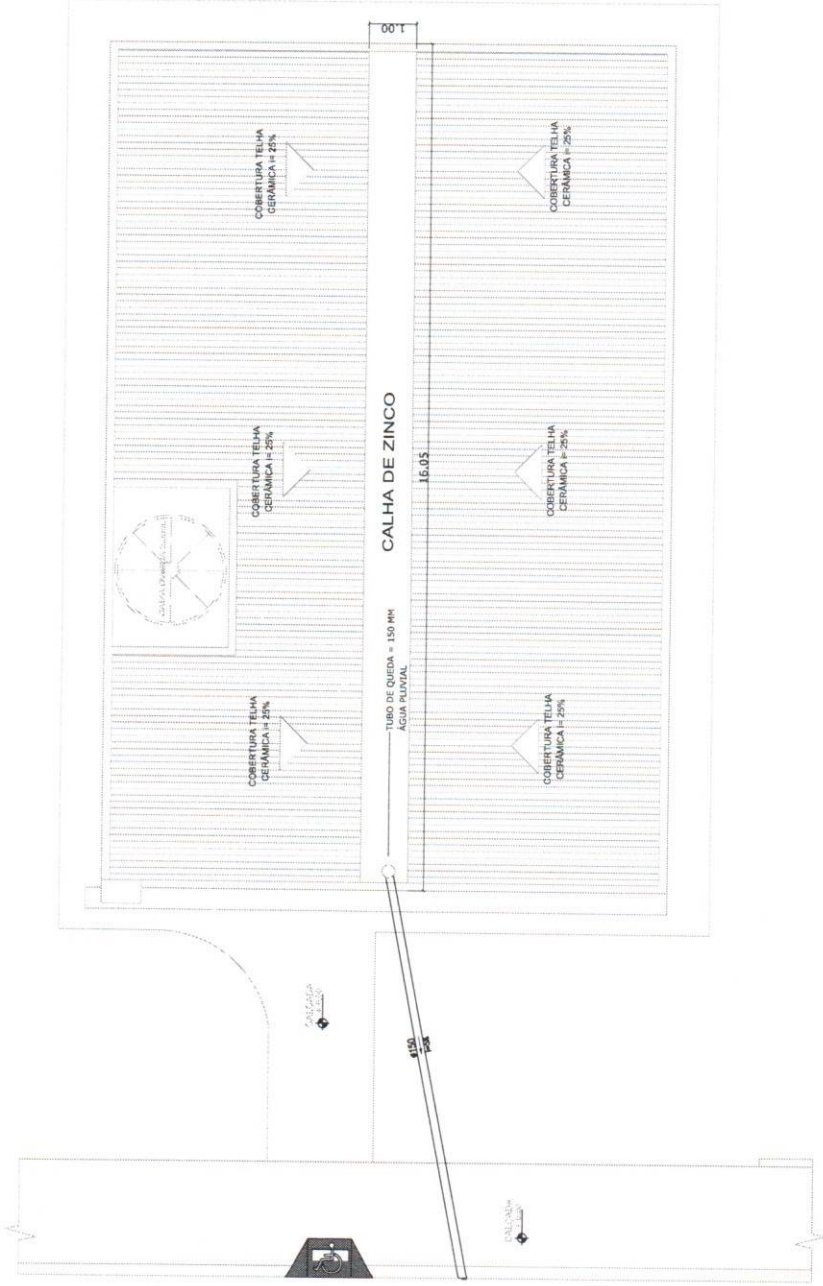


PROJETO PLUVIAL
 CENTRO DE CONVIVÊNCIA
 ESCALA 1/50

CONTEÚDO: INSTALAÇÕES PLUVIAIS	RESPONSÁVEL TÉCNICO: ANDRÉ LUIS DE MEDEIROS SILVA <small>Assinado de forma digital por ANDRÉ LUIS DE MEDEIROS SILVA:10392678403 Data: 2022.05.24 17:55:54 -03'00'</small>	DATA: 18/05/2022	PRANCHA: 1/1
	ANDRÉ LUIS DE MEDEIROS SILVA ENGENHEIRO CIVIL CREA 2117690351	ESCALA: INDICADA	
PROJETO INSTALAÇÕES PLUVIAIS - CENTRO DE CONVIVÊNCIA CC			
CLIENTE: PREFEITURA MUNICIPAL DE SÃO FERNANDO-RN			
LOCAL: SÃO FERNANDO - RN			

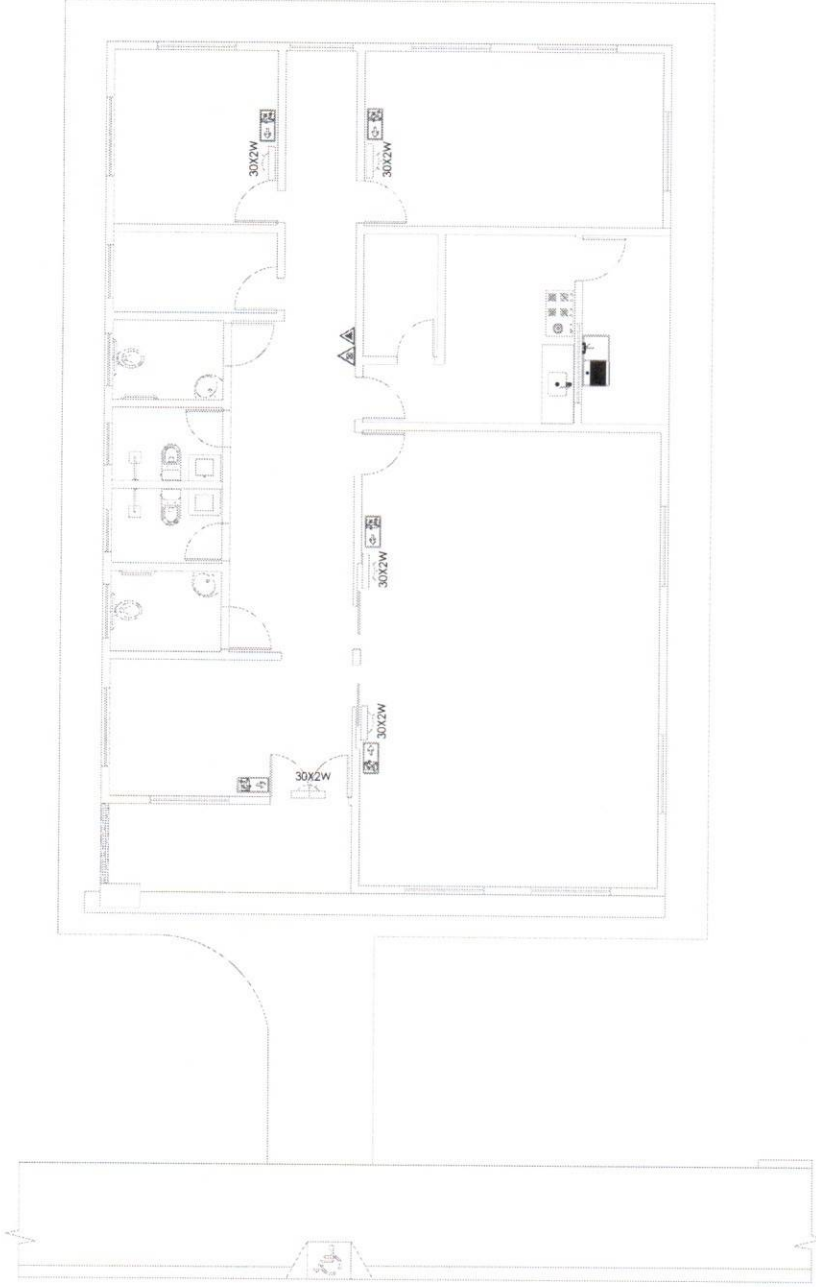

LEGENDA	
SÍMBOLO	DESCRIÇÃO
	EXTINTOR PORTÁTIL DE ÁGUA PRESSURIZADA (PWO)
	EXTINTOR PORTÁTIL DO QUÍMICO SECO PÓS (CO2) - 8KG 20 BC
	ILUMINAÇÃO DE EMERGÊNCIA
	SALIDA DE EMERGÊNCIA

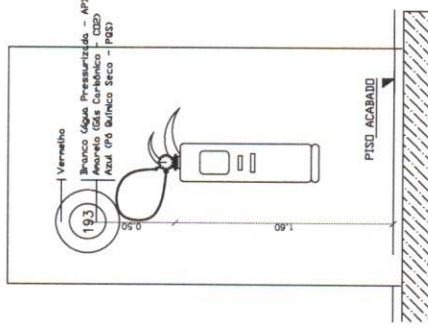


INSTALAÇÃO DOS EXTINTORES
SEM ESCALA

PROJETO DE COMBATE A INCÊNDIO E PÂNICO
CENTRO DE CONVIVÊNCIA
ESCALA: 1/50

PREFEITURA MUNICIPAL DE SÃO FERNANDO-RN
Fis 055
Mat 170550-8
RUBRICA
PROC/PMSF/RN Nº



CONTEÚDO: INSTALAÇÕES P.C.I.P	DATA: 18/05/2022	PRANCHA: 1/1
	RESPONSÁVEL TÉCNICO: ANDRE LUIS DE MEDEIROS SILVA:10392678403 <small>Assinado de forma digital por ANDRE LUIS DE MEDEIROS SILVA:10392678403 Dados: 2022.05.24 17:56:16</small>	ESCALA: INDICADA
CLIENTE: PROJETO P.C.I.P - CENTRO DE CONVIVÊNCIA CC PREFEITURA MUNICIPAL DE SÃO FERNANDO-RN	LOCAL: SÃO FERNANDO - RN	

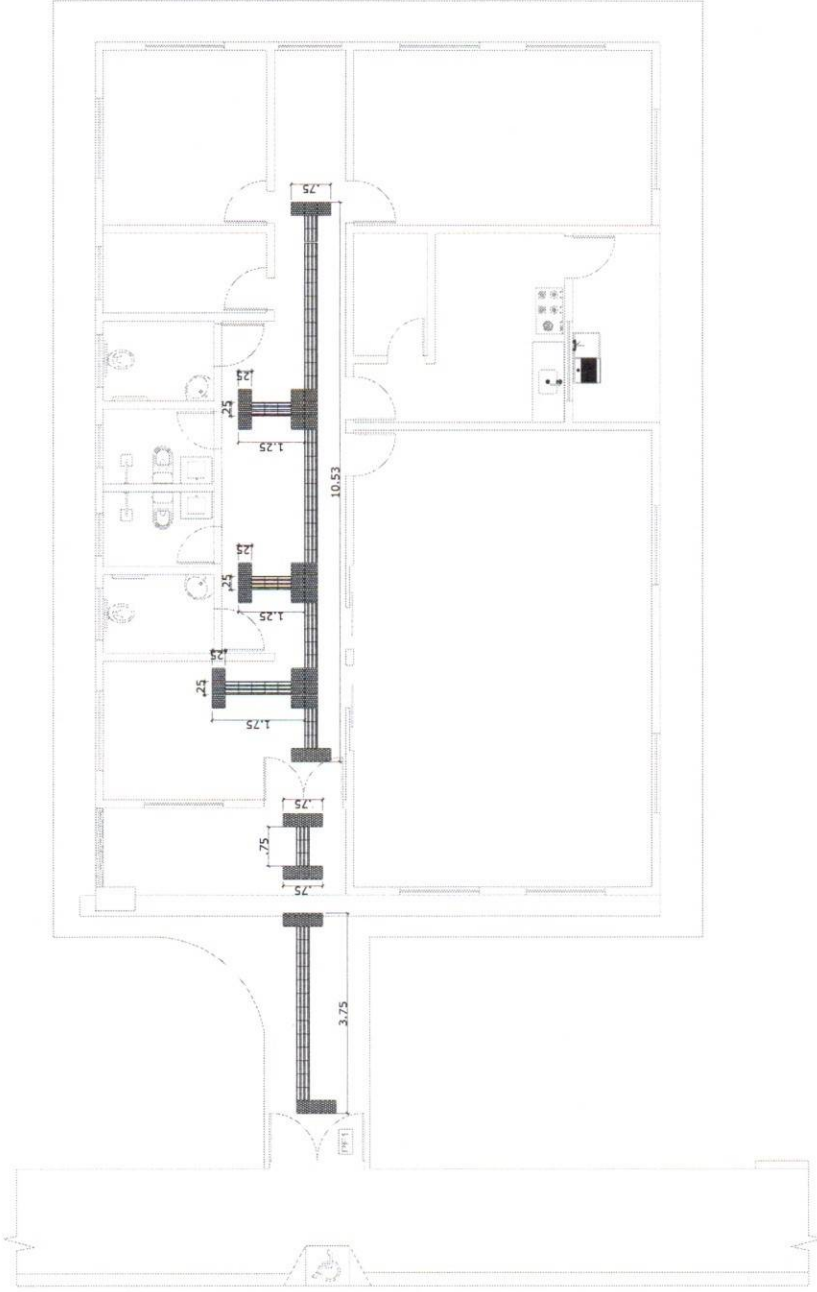

PLANTA BAIXA - PISO PODOTÁTIL
CENTRO DE CONVIVÊNCIA
ESCALA: 1/20

PISO: PODOTÁTIL UNIDIRECIONAL - 25X25CM



PREFEITURA MUN. DE SÃO FERNANDO/RN
Fis 056
Mat 170529-8
RUBRICA
PROC/PMSF/RN Nº



PRANCHA:

1/1

DATA:
18/05/2022

ESCALA:
INDICADA

RESPONSÁVEL TÉCNICO:
ANDRÉ LUIS DE MEDEIROS
SILVA:10392678403
Assinado de forma digital por ANDRÉ LUIS DE MEDEIROS SILVA:10392678403
Data: 2022.07.25 10:23:03 -03'00'

ANDRÉ LUIS DE MEDEIROS SILVA
ENGENHEIRO CIVIL
CREA 2117690351

CONTEÚDO:

PLANTA BAIXA

INDICAÇÃO PISO PODOTÁTIL - CENTRO DE CONVIVÊNCIA CC

CLIENTE: PREFEITURA MUNICIPAL DE SÃO FERNANDO-RN

LOCAL: SÃO FERNANDO - RN